


MAPA DO CEŁÓW PROJEKTOWYCH
 SKALA 1:500

ID.6640.782.2018 ks.rob. 84/2018 ukt.wsp.2000 p.o. Amsterdam
 Stan na dz. 16.03.2018 r.

Nie ustalano obciążeń służebnościami gruntowymi ujawnionymi w Księgach Wieczystych.
 Nie wyklucza się istnienia w terenie urządzeń podziemnych nie zgłoszonych do inwentaryzacji geodezyjnej.

WYKONAWCA:

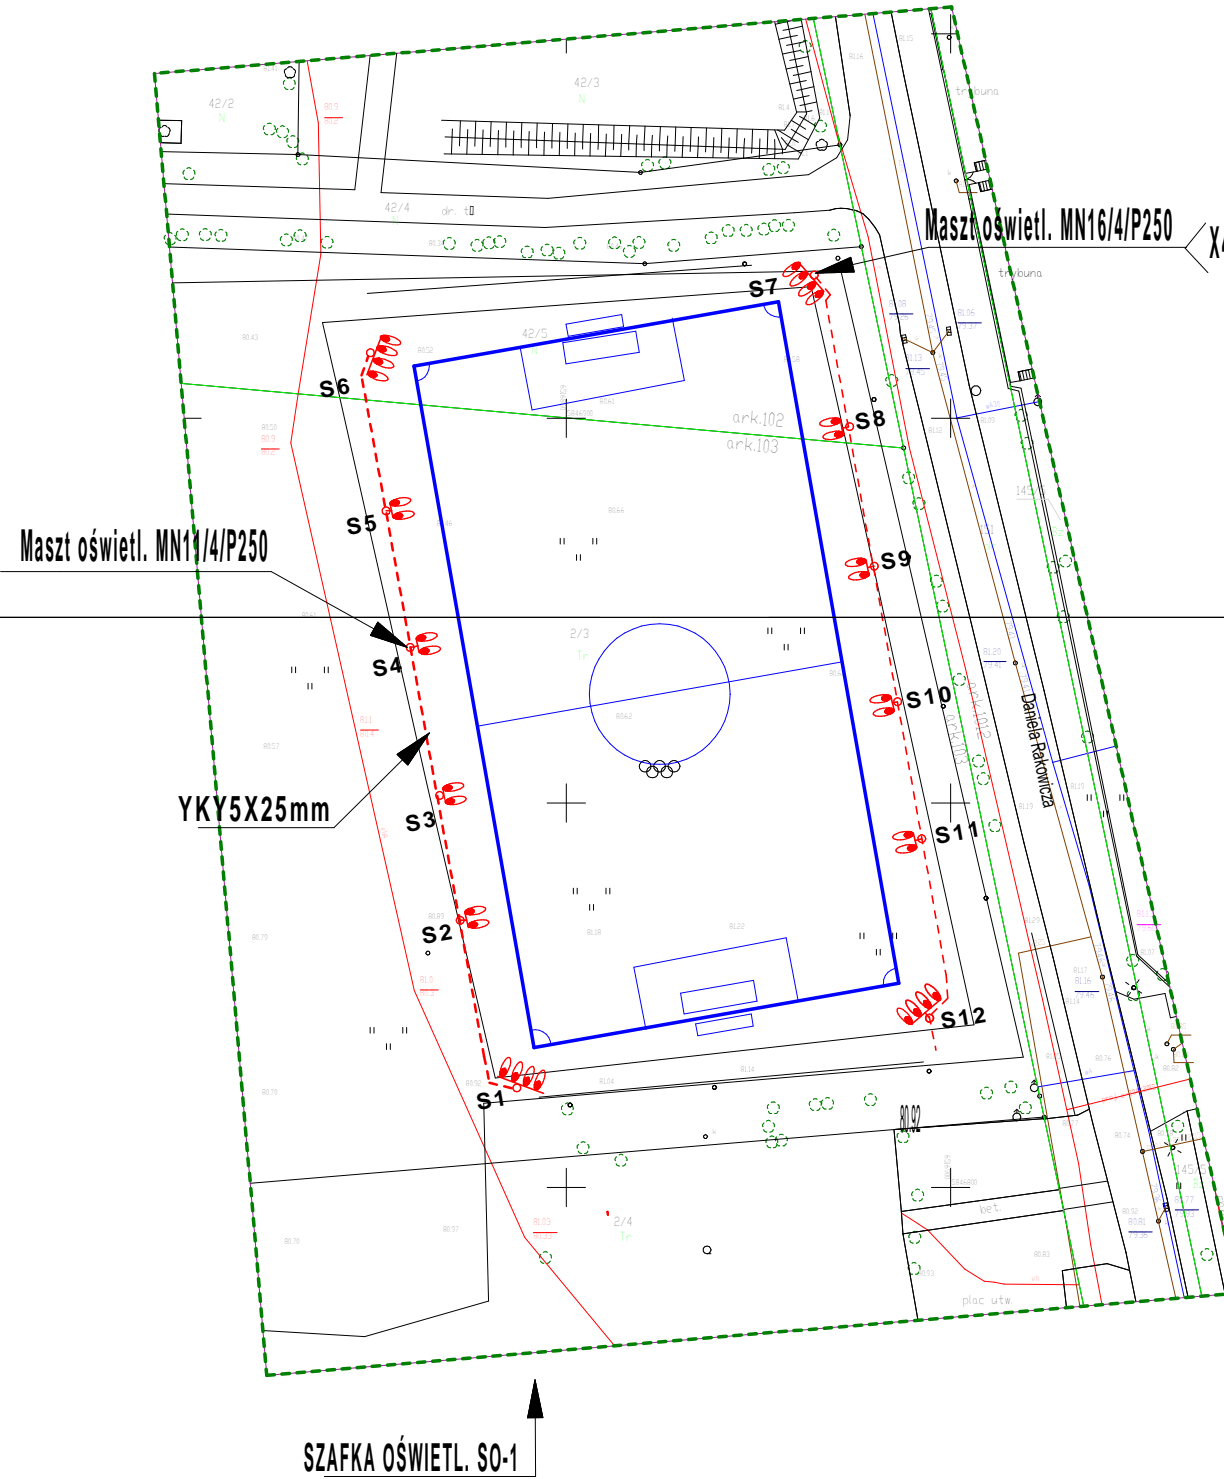

Inowrocław, dn.2018-03-26

Z.U.T. Pracownia Projektowa ul. Jagiello 5/28 88-100 I.N.O.W. S.O.S.E.A.W. Zamawiający: URZĄD MIASTA INOWROCŁAWIA Dzielnica Dódek Sportu i Rekreacji w Inowrocławiu ul. Niepodległości 4						Zlecenie 19/18	
Projektował	W. Matuszak	REGP.V.7342-43/97				Skala	
Projektował			10.05.18			Format	A3
Sprawił	E. Kozłowski	AUB-K2-7210-42/97				Revizja	0
Obiekt: Boczko bozecz do piłki nożnej Branża: ELEKTRYCZNA						Należy do: Nr. rys.: E4 ARK 1	
Temat: Plan instalacji elektrycznej ark. 1							