



MAPA DO CELÓW PROJEKTOWYCH
SKALA 1:500

ID.6640.1397.2018ks.rob.142/2018ukł.wsp.2000p.o.Amsterdam
 aktualizacja dn.15.05.2018

Nie ustalono obciążeń służebnościami gruntowymi ujawnionymi w Księgach Wieczystych
 Nie wyklucza się istnienia na terenie urządzeń podziemnych nie zgłoszonych do Inwentaryzacji geodezyjnej
 WYKONAWCA

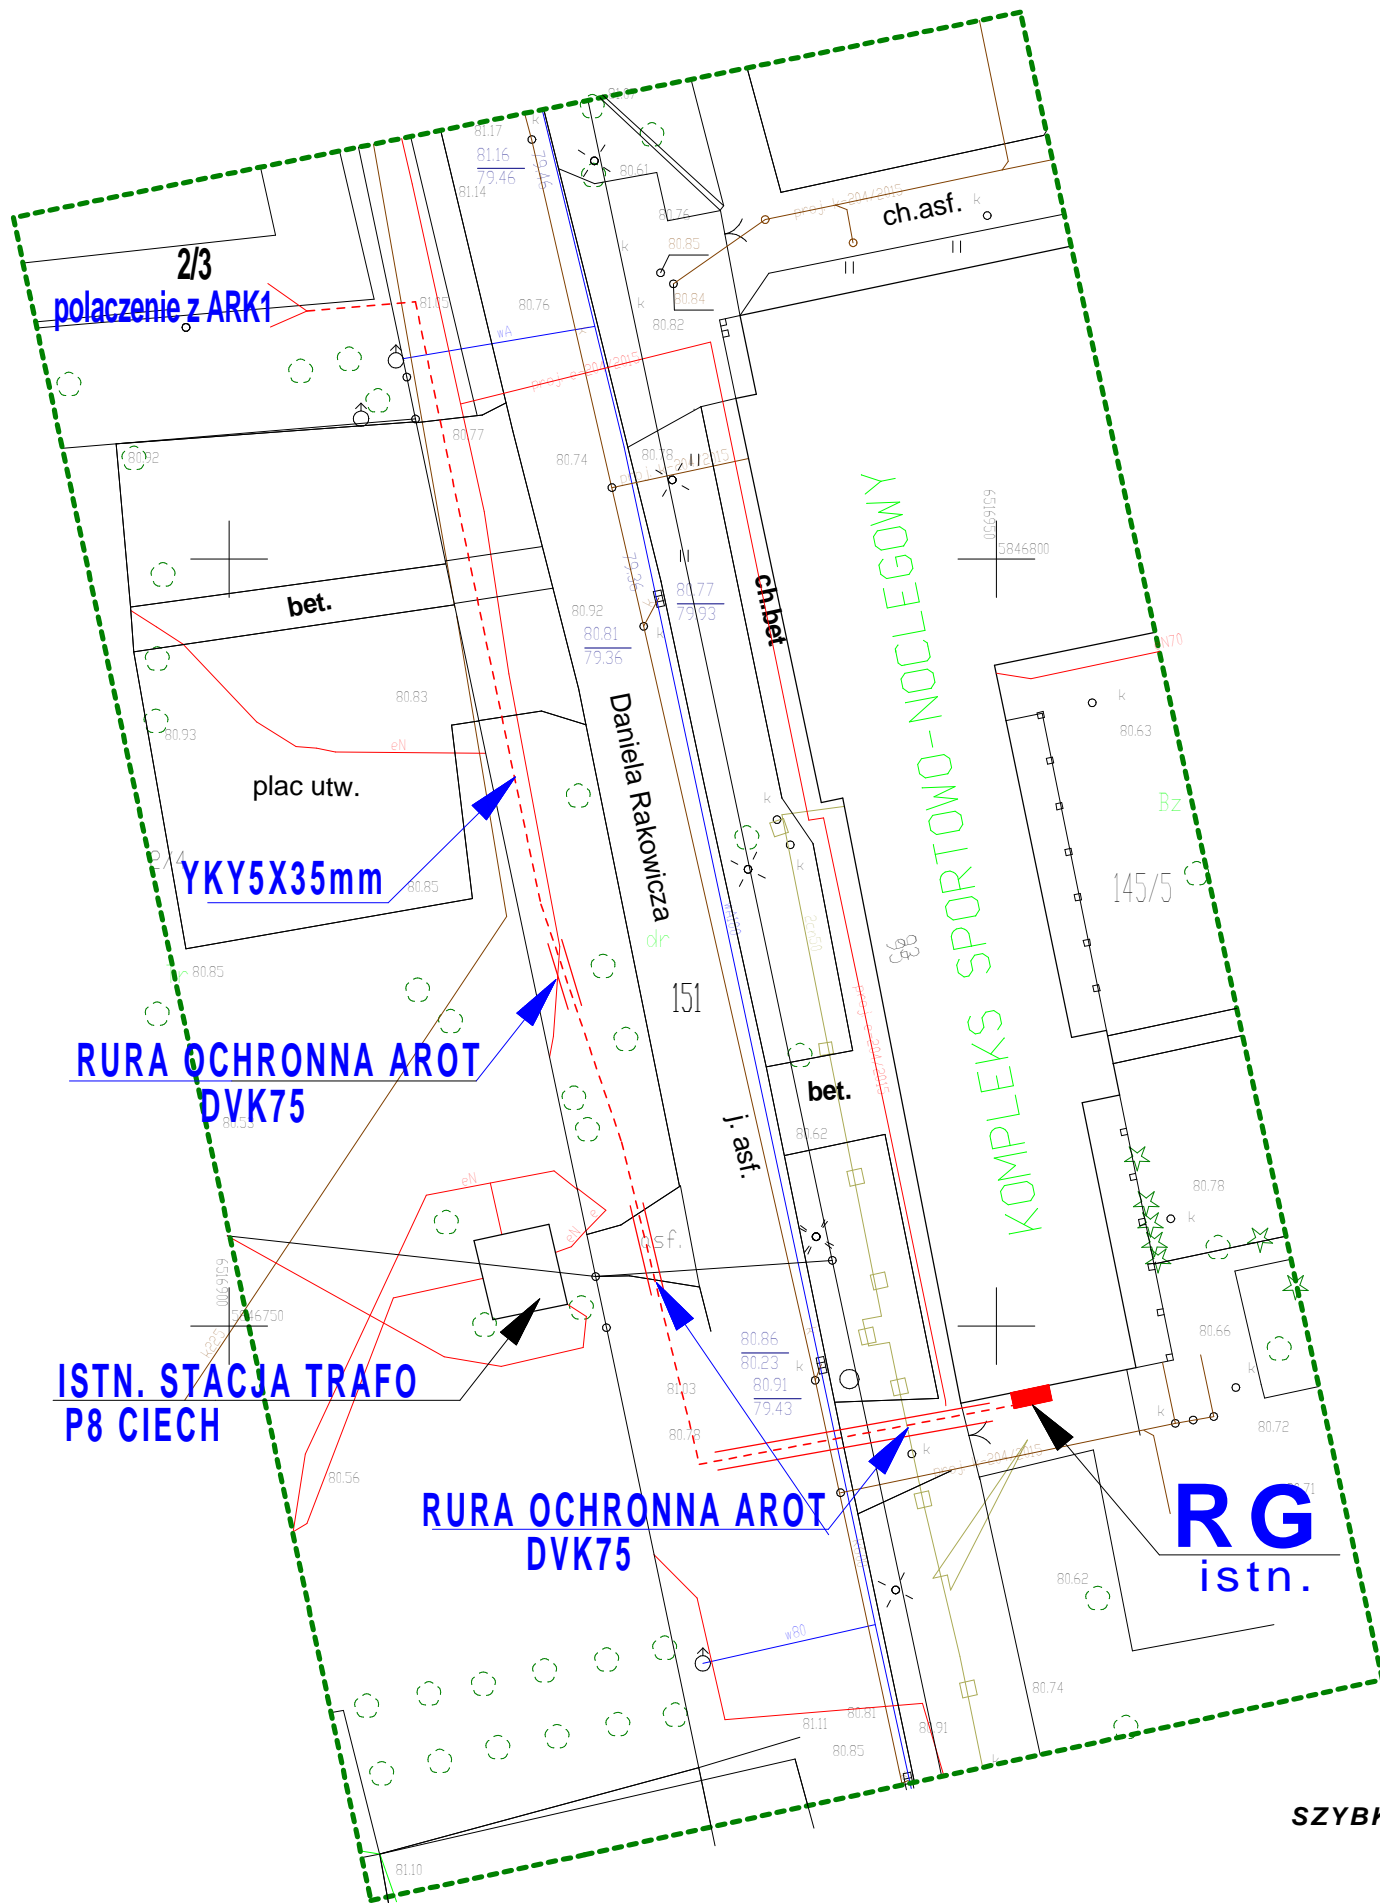

SZYBKE WYŁĄCZANIE ZASILANIA
TNCS

 Z.U.T. Pracownia Projektowa ul. Jagiełły 5128 88-100 INOWROCŁAW						Zlecenie
Zamawiający: URZĄD MIASTA INOWROCŁAWIA Odbiorca Ośrodek Sportu i Rekreacji w Inowrocławiu ul. Niepodległości 4						19/18
	Imię i nazwisko	Nr uprawnień	Data	Podpis	Tom/zeszyt	A/1e
Projektował	W.Matuszak	RGPI-V-7342-43/97			Skala	
Projektował			10.05.18		Format	A3
Sprawił	mgr inż. E.Koźliński	AUB-KZ-7210-42/97			Rewizja	0
Objekt: Boisko boczne do piłki nożnej Branża: ELEKTRYCZNA Temat: Plan instalacji elektrycznej ark.2						Należy do: Nr. rys.: E4ark.2